


配管平面図 S=1/1,000

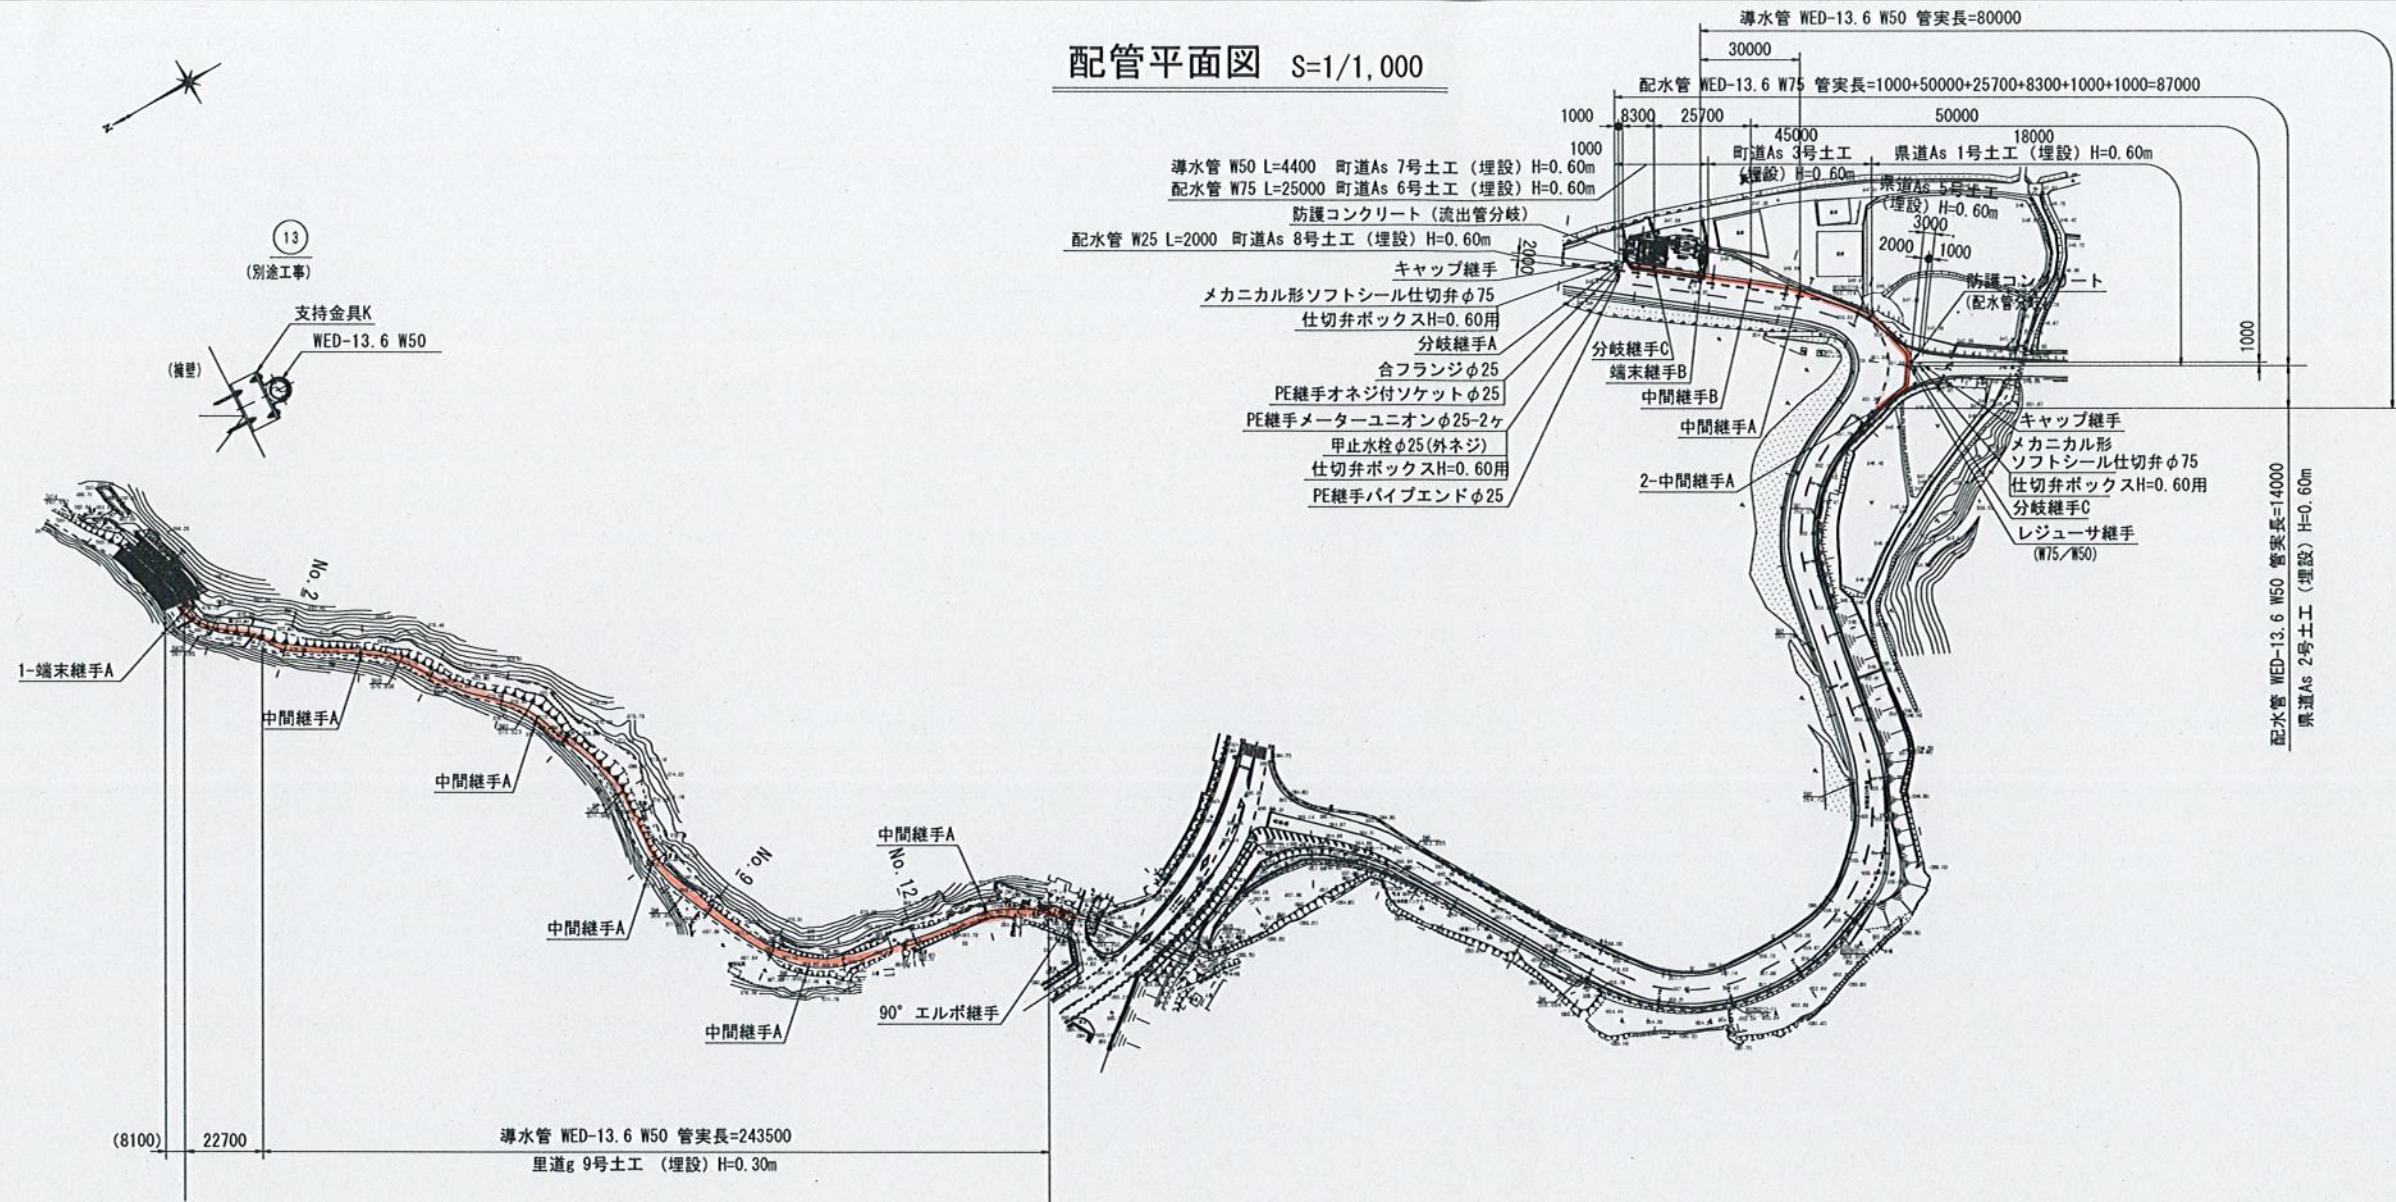


導配水管工区

導水管工区

No. 12


GH=365.16
FH=

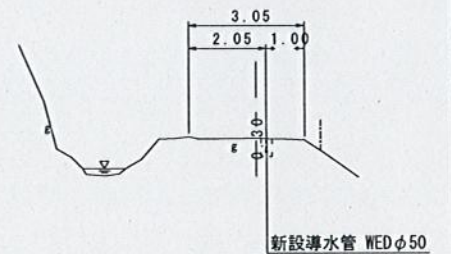

DL=360.00

No. 2


GH=379.22
FH=

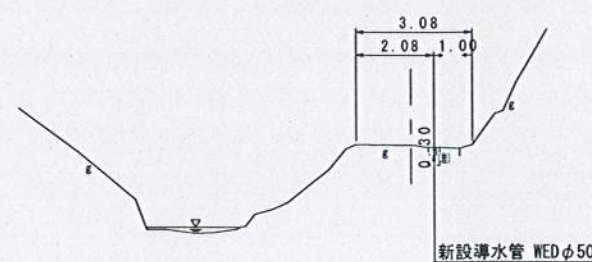

DL=375.00

No. 9

GH=368.04
FH=

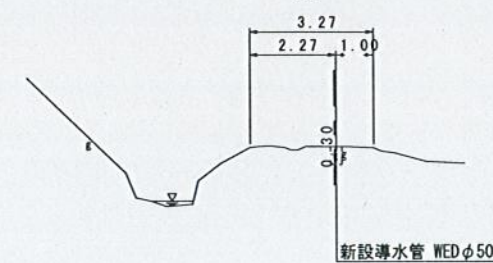



DL=363.00

※導水管は自然流下による通水であるため泥溜まりが発生しないように導水勾配には注意すること。

下志賀地区飲料水供給施設整備工事
(水源地～浄水場配管工事)

図名	配管平面図	図面 縮尺	1/1,000
設計	関西建設コンサルタント株式会社	設計	令和5年3月
和歌山県伊都郡かつらぎ町	設計 番号	2	17


配管縦断面図 S=1/600

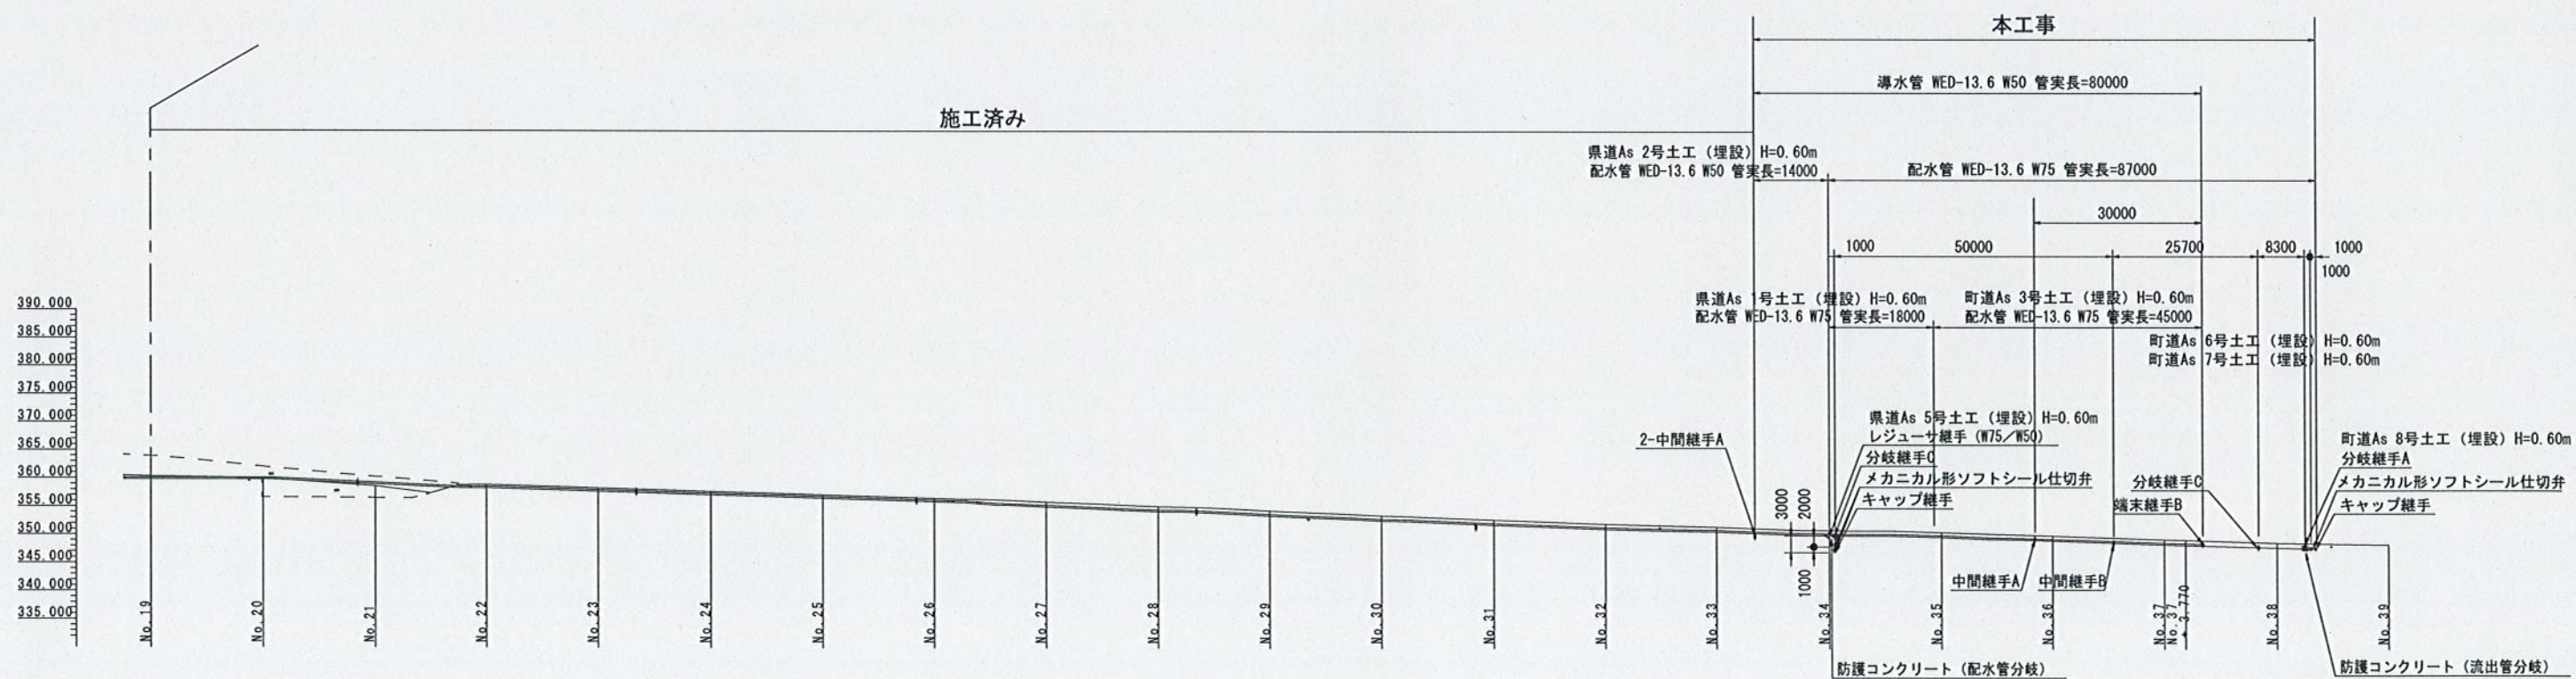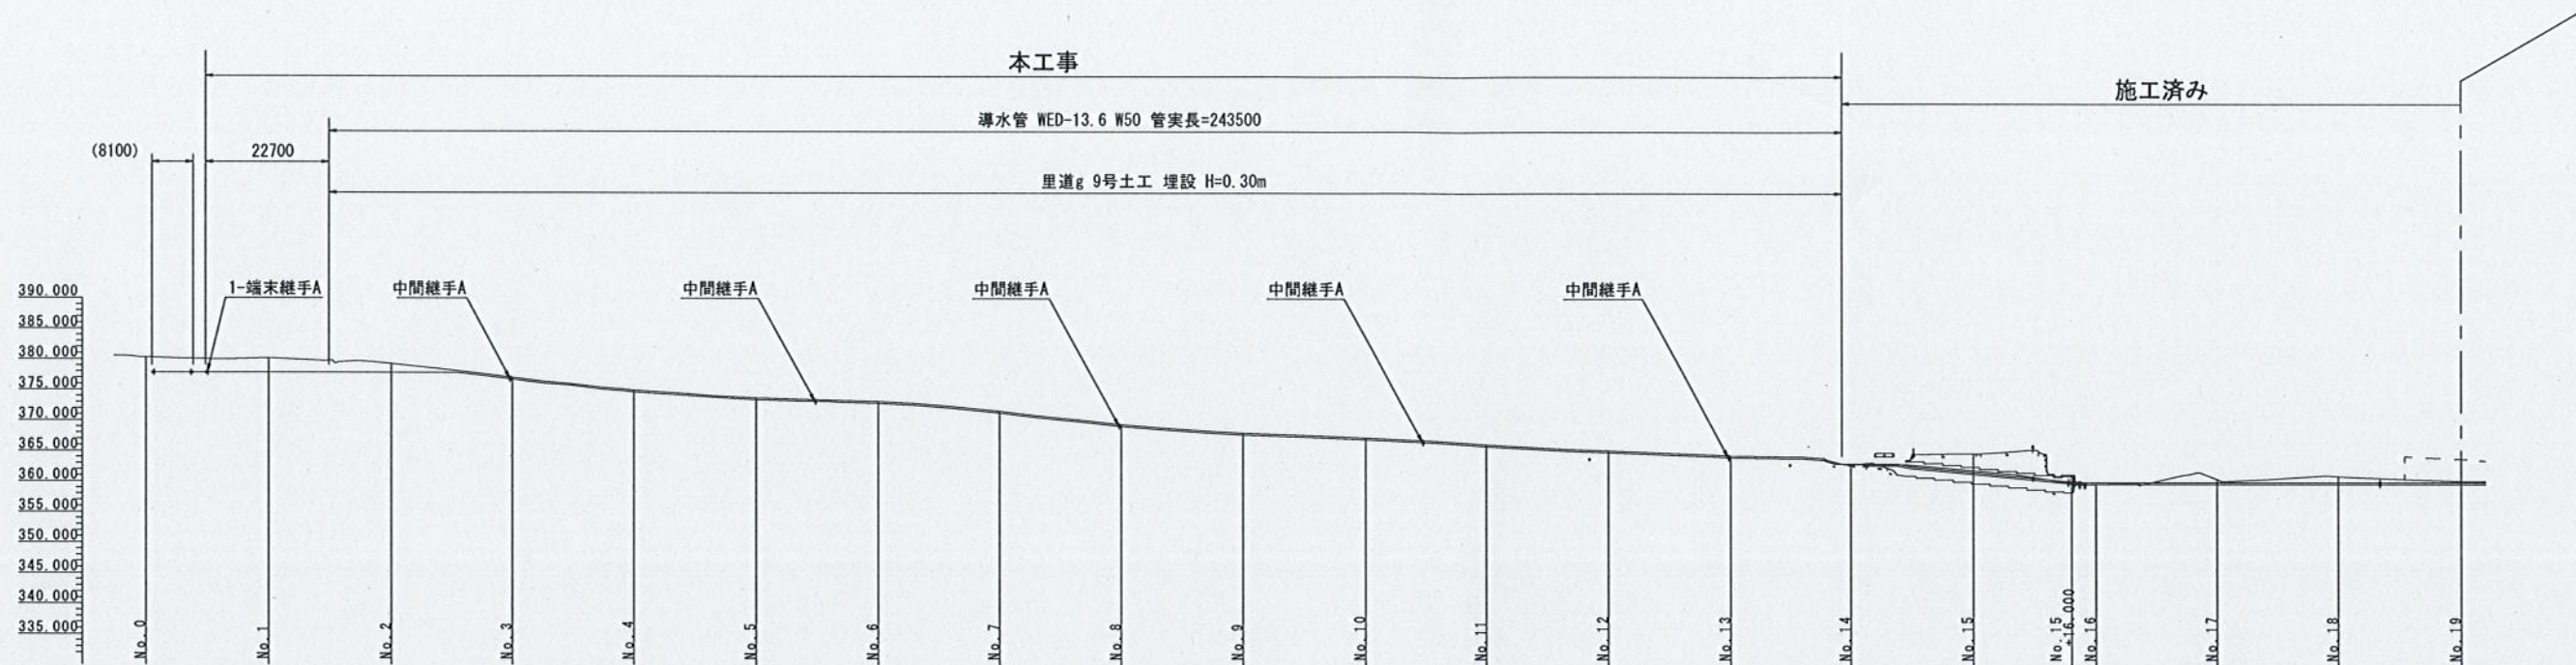

※導水管は自然流下による通水であるため泥溜まりが発生しないように導水勾配には注意すること。


下志賀地区飲料水供給施設整備工事 (水源地～浄水場配管工事)				
図名	配管縦断面図	図面 縮尺	1/600	
設計	関西技術コンサルタント株式会社	設計	令和5年3月	
和歌山県伊都郡かつらぎ町		設計	3	17
		番号		

浄水場廻り 詳細図 S=1/100

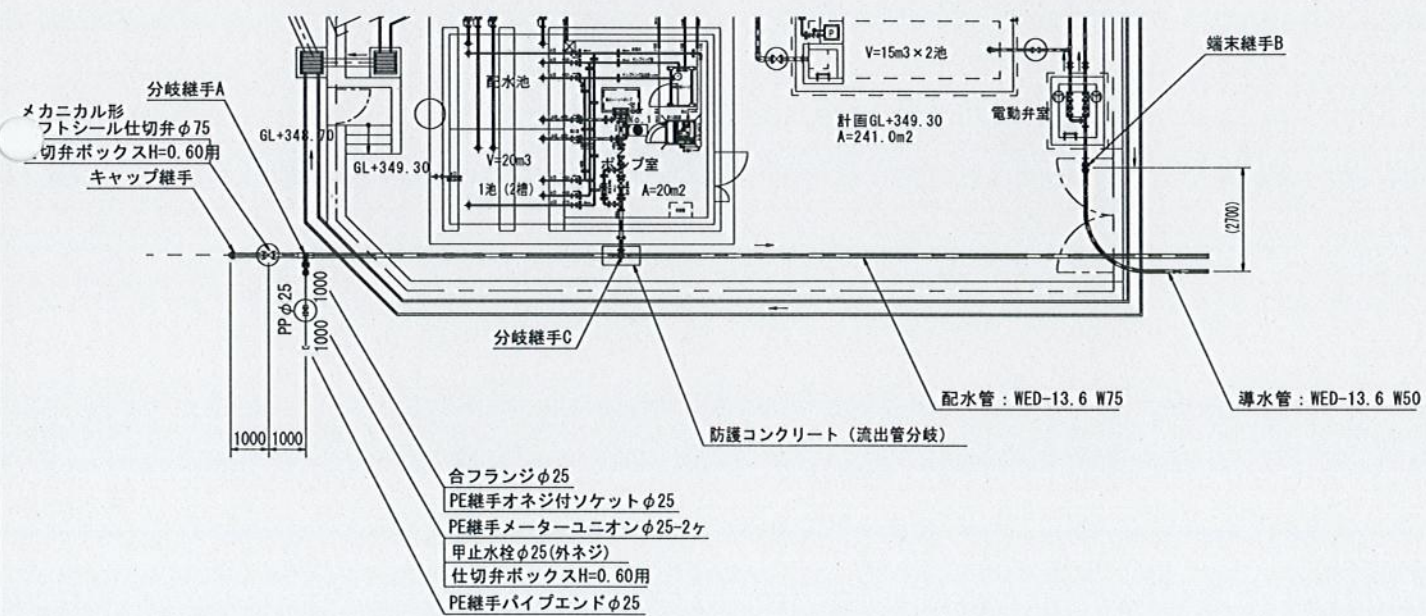


下志賀地区飲料水供給施設整備工事 (水源地～浄水場配管工事)				
図名	配管詳細図(1)	図面 縮尺	1/100	
設計	関西技術コンサルタント株式会社	設計	令和5年3月	
和歌山県伊都郡かつらぎ町		設計 番号	8	17


パイプ構造図 S=1/3
管種：WED-13.6 W50

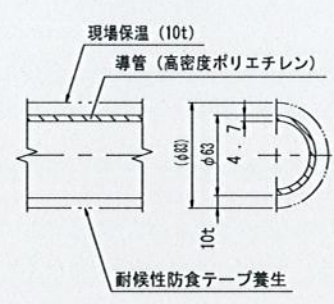

パイプ構造図 S=1/3
管種：WED-13.6 W75

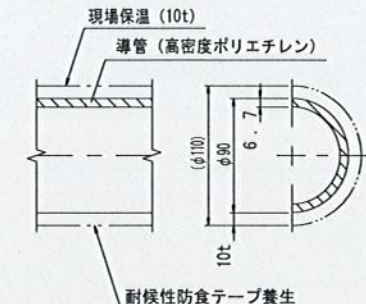


中間継手A部詳細図 S=1/5

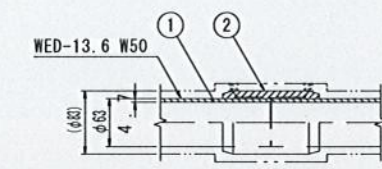


品番	品名	材質	数量	記 事
1	導管	高密度PE	-	管構成材
2	EFソケット	高密度PE	1	

中間継手B部詳細図 S=1/5

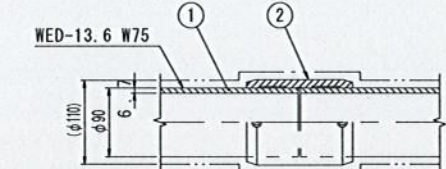


品番	品名	材質	数量	記 事
1	導管	高密度PE	-	管構成材
2	EFソケット	高密度PE	1	

端末継手A部詳細図 S=1/5

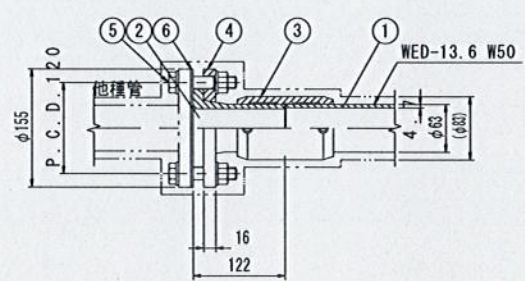


品番	品名	材質	数量	記 事
1	導管	高密度PE	-	管構成材
2	フランジアダプター	高密度PE	1	
3	EFソケット	高密度PE	1	
4	ルーズフランジ	SUS304	1	JIS10K, 50A
5	締付ボルト・ナット・ワッシャ	SUS304	4	M16x80L, N, 2W
6	パッキン	EPDMゴム	1	

端末継手B部詳細図 S=1/5

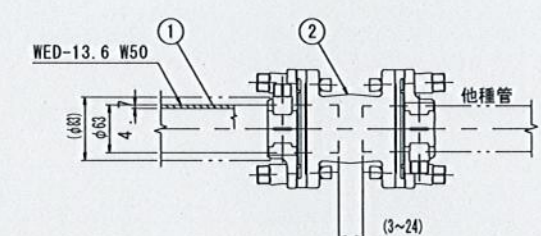


品番	品名	材質	数量	記 事
1	導管	高密度PE	-	管構成材
2	スポンジョイント	鋳物	1	S-MNX-MW-V

防護コンクリート詳細図 S=1/10

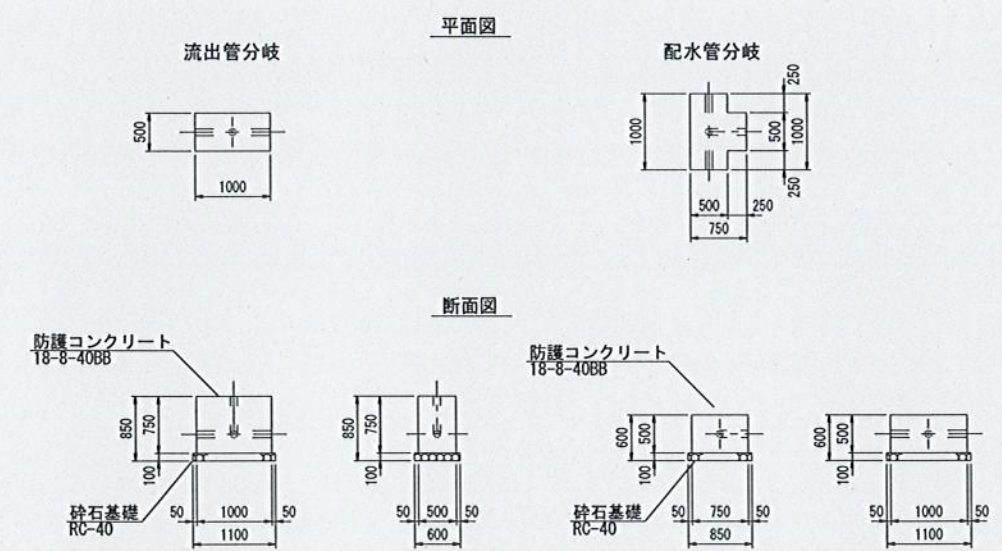


レジャーサ継手部詳細図 S=1/5

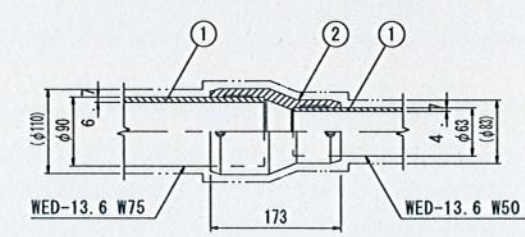


品番	品名	材質	数量	記 事
1	導管	高密度PE	-	管構成材
2	EFレジャーサ	高密度PE	1	W75/W50

キャップ継手部詳細図 S=1/5

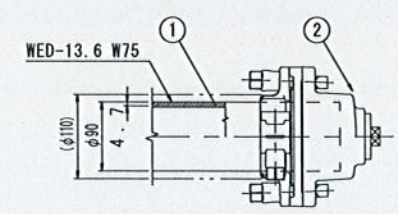


品番	品名	材質	数量	記 事
1	導管	高密度PE	-	管構成材
2	スポンジョイント	鋳物	1	S-MNX-MWメカ形キャップ

分岐継手A部詳細図 S=1/5

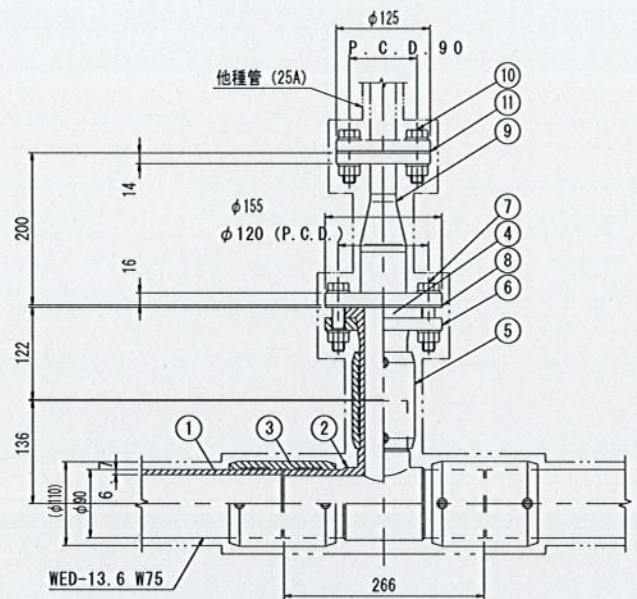


品番	品名	材質	数量	記 事
1	導管	高密度PE	-	管構成材
2	異径チーズ	高密度PE	1	W75/W50
3	EFソケット	高密度PE	2	W75
4	フランジアダプター	高密度PE	1	W50
5	EFソケット	高密度PE	1	W50
6	ルーズフランジ	SUS304	1	JIS10K, 50A
7	締付ボルト・ナット・ワッシャー	SUS304	4	M16x80L, N, 2W
8	パッキン	EPDMゴム	1	
9	接続短管 50Ax25A	SUS304	1	JIS10K, 50Ax25A
10	締付ボルト・ナット・ワッシャー	SUS304	4	M16x60L, N, 2W
11	パッキン	EPDMゴム	1	

分岐継手B部詳細図 S=1/5

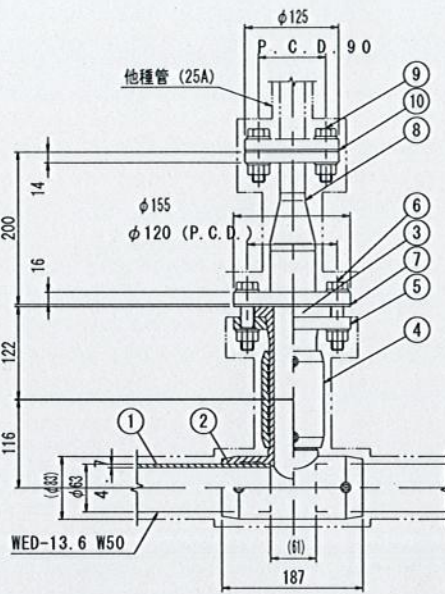

品番	品名	材質	数量	記 事
1	導管	高密度PE	-	管構成材
2	EFチーズ	高密度PE	1	
3	フランジアダプター	高密度PE	1	
4	EFソケット	高密度PE	1	
5	ルーズフランジ	SUS304	1	JIS10K, 50A
6	締付ボルト・ナット・ワッシャー	SUS304	4	M16x80L, N, 2W
7	パッキン	EPDMゴム	1	
8	接続短管 50Ax25A	SUS304	1	JIS10K, 50Ax25A
9	締付ボルト・ナット・ワッシャー	SUS304	4	M16x60L, N, 2W
10	パッキン	EPDMゴム	1	

分岐継手C部詳細図 S=1/5

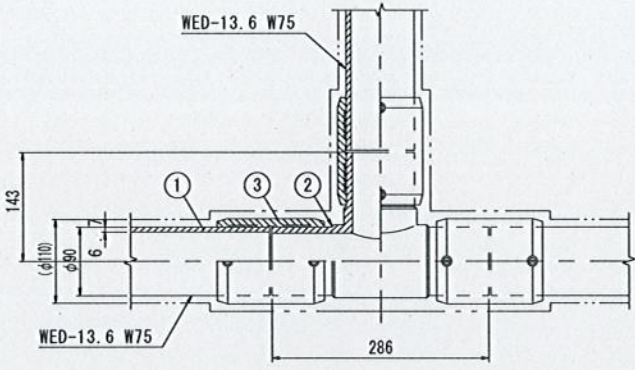





品番	品名	材質	数量	記 事
1	導管	高密度PE	-	管構成材
2	同径チーズ	高密度PE	1	
3	EFソケット	高密度PE	3	

下志賀地区飲料水供給施設整備工事
(水源池～浄水場配管工事)

図 名	配管詳細図 (3)	図面 縮尺	1/5
設 計	関西技術コンサルタント株式会社	設計	令和 5 年 3 月
和歌山県伊都郡かつらぎ町		設計 番号	10 17


舗装本復旧図 S=1/500

舗装復旧標準図 S=1/10

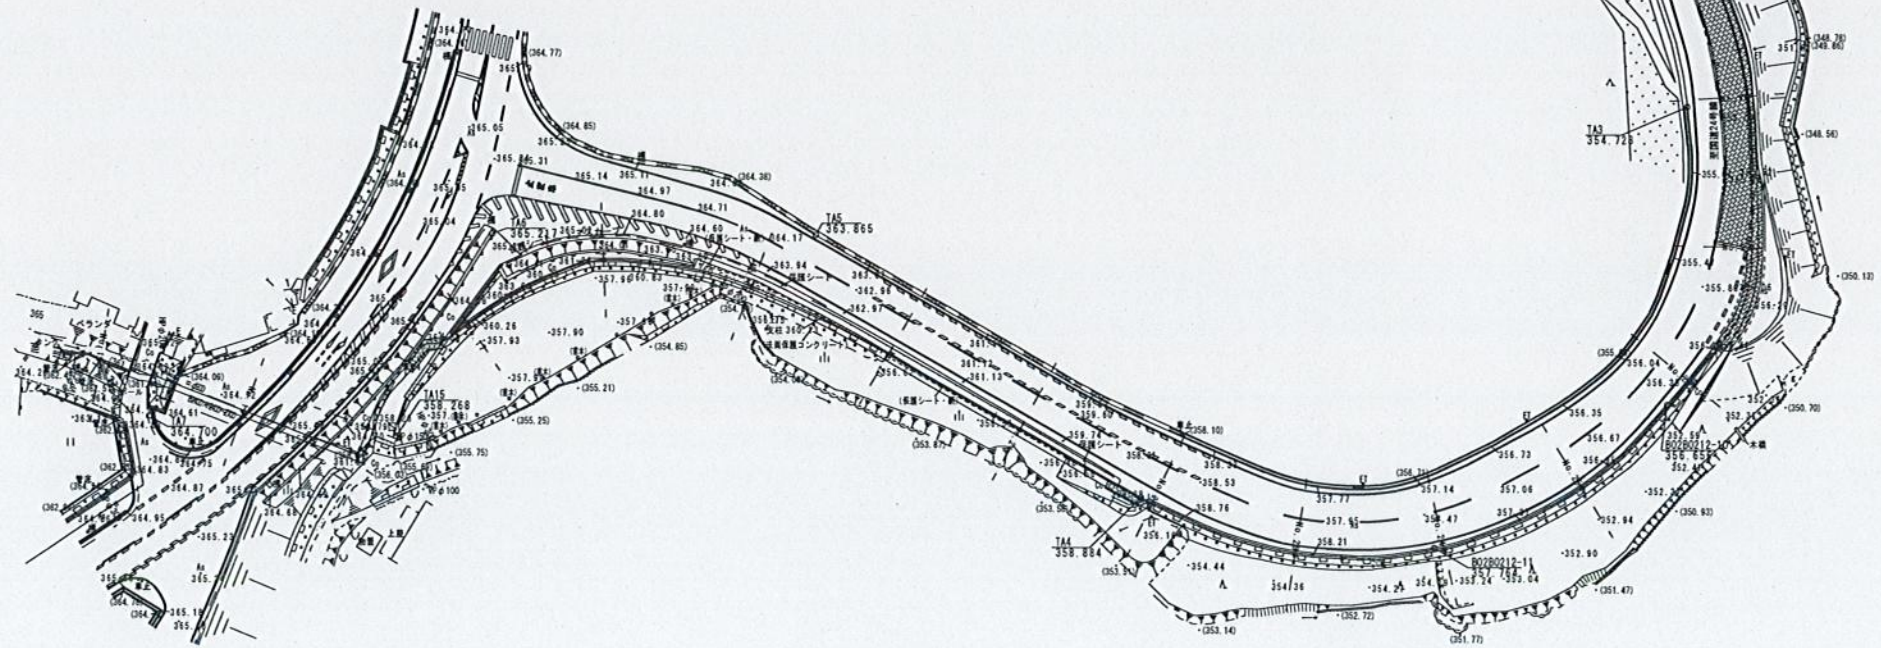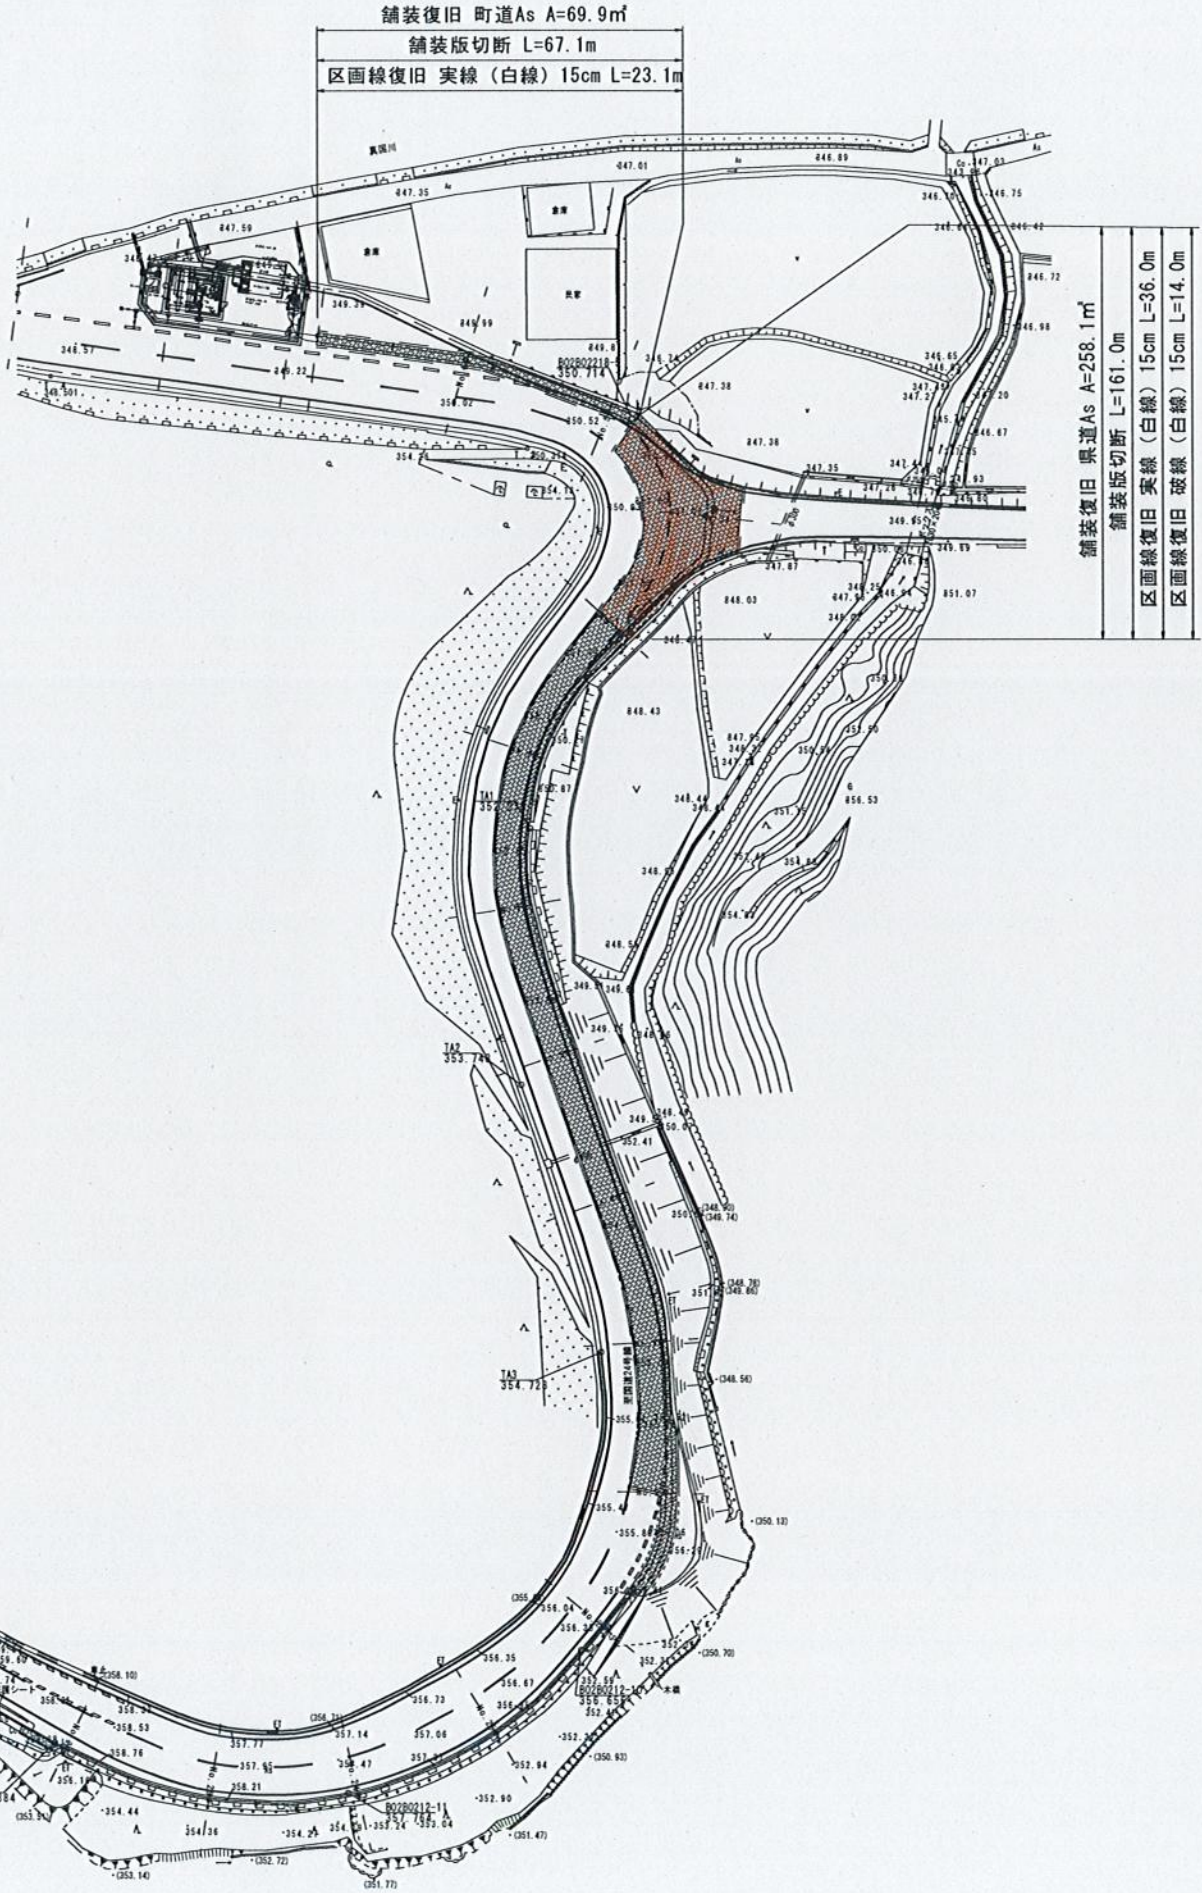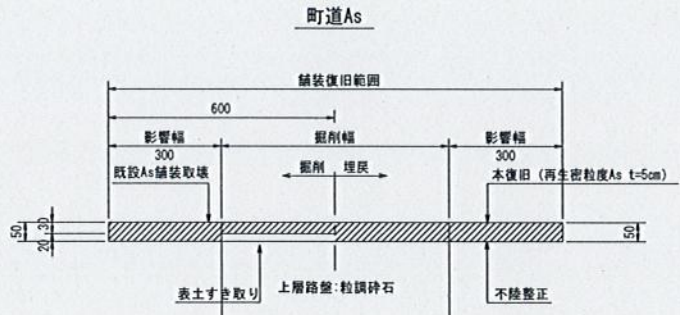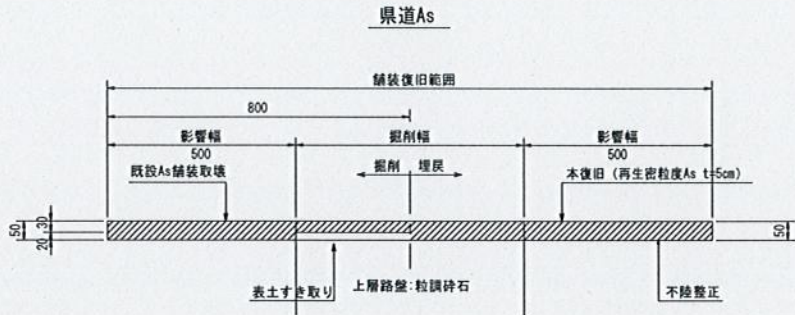


下志賀地区飲料水供給施設整備工事 (水源池～浄水場配管工事)					
図名	舗装本復旧図 舗装復旧標準図	図面 縮尺	1/500 1/10		
設計	関西技術コンサルタント株式会社	設計	令和5年3月		
和歌山県伊都郡かつらぎ町		設計 番号	16	17	


掘削埋戻標準図 S=1/20

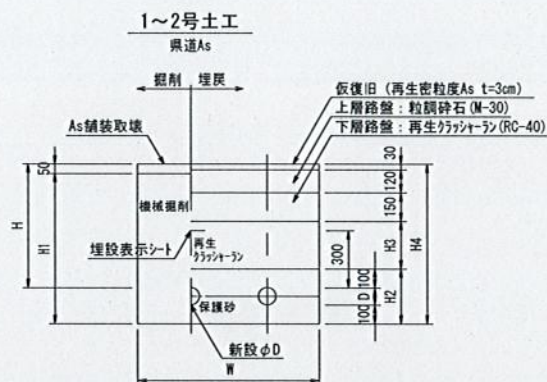


番号	管種・口径	D	W	H	H1	H2	H3	H4
1	WEDφ75・WEDφ50	90・60	1,000	600	740	290	200	790
2	WEDφ50・WEDφ50	60・60	1,000	600	710	260	200	760

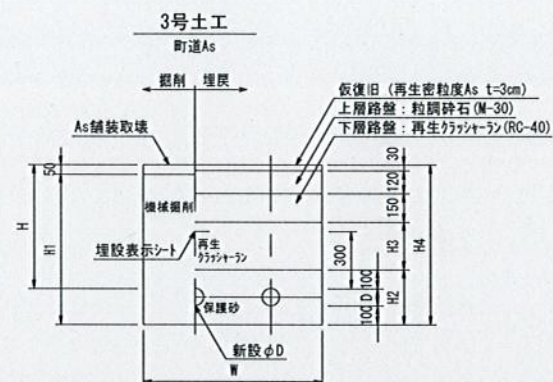


番号	管種・口径	D	W	H	H1	H2	H3	H4
3	WEDφ75・WEDφ50	90・60	1,000	600	740	290	200	790

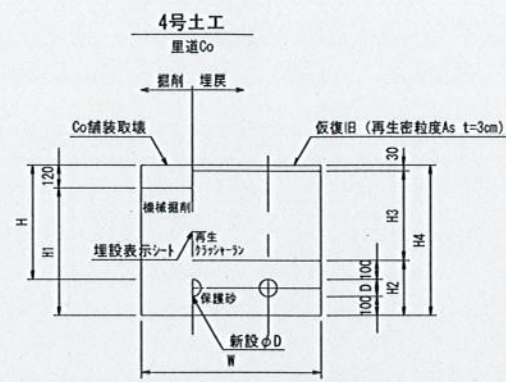


番号	管種・口径	D	W	H	H1	H2	H3	H4
4	WEDφ50・WEDφ50	60・60	430	300	340	260	170	460

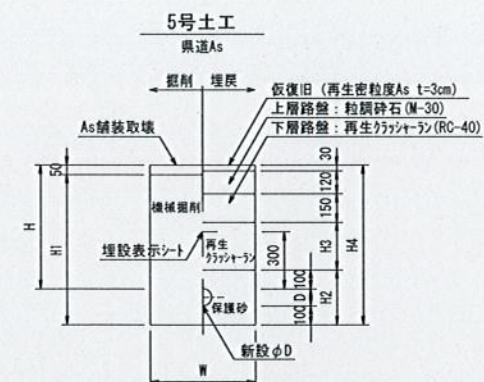

番号	管種・口径	D	W	H	H1	H2	H3	H4
5	WEDφ75	90	600	600	740	290	200	790

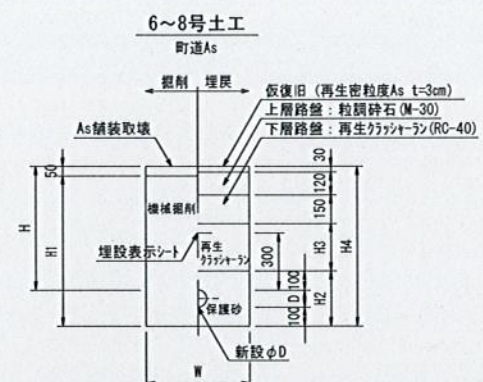

番号	管種・口径	D	W	H	H1	H2	H3	H4
6	WEDφ75	90	600	600	740	290	200	790
7	WEDφ50	60	600	600	710	260	200	760
8	PPφ40以下	50	600	600	700	250	200	750


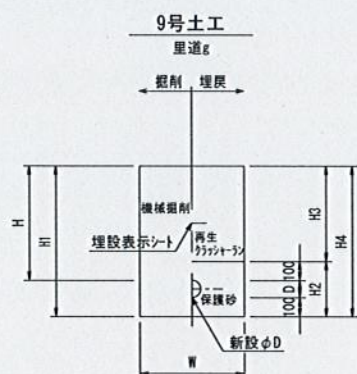


別途工事

番号	管種・口径	D	W	H	H1	H2	H3	H4
9	WEDφ50	60	300	300	460	260	200	460

弁室標準図 NON SCALE

仕切弁BOX

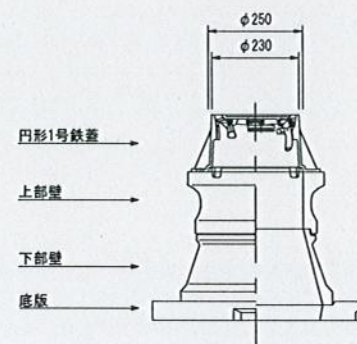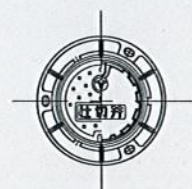

水道用円形1号 (φ250)

仕切井BOX

V ² コンクリート製BOX		土被り (mm)		備 考
種 別	高 さ	H=300	H=600	
鉄蓋	H = 150	1	1	
調整リブ	H = 50			
調整リブ	H = 100			
上部壁	H = 150		1	
中部壁	H = 100			
中部壁	H = 200			
中部壁	H = 300			
上下部壁	H = 150	1		
下部壁	H = 200		1	
底 版	H = 40	1	1	
BOX高		H = 340	H = 540	

下志賀地区飲料水供給施設整備工事 (水源地～浄水場配管工事)				
図 名	掘削埋戻標準図 弁室標準図	図面 縮尺	図示	
設 計	関西技術コンサルタント株式会社	設計	令和 5 年 3 月	
和歌山県伊都郡かつらぎ町		設計 番号	17 / 17	