



仮設配管平面図

S=1/300

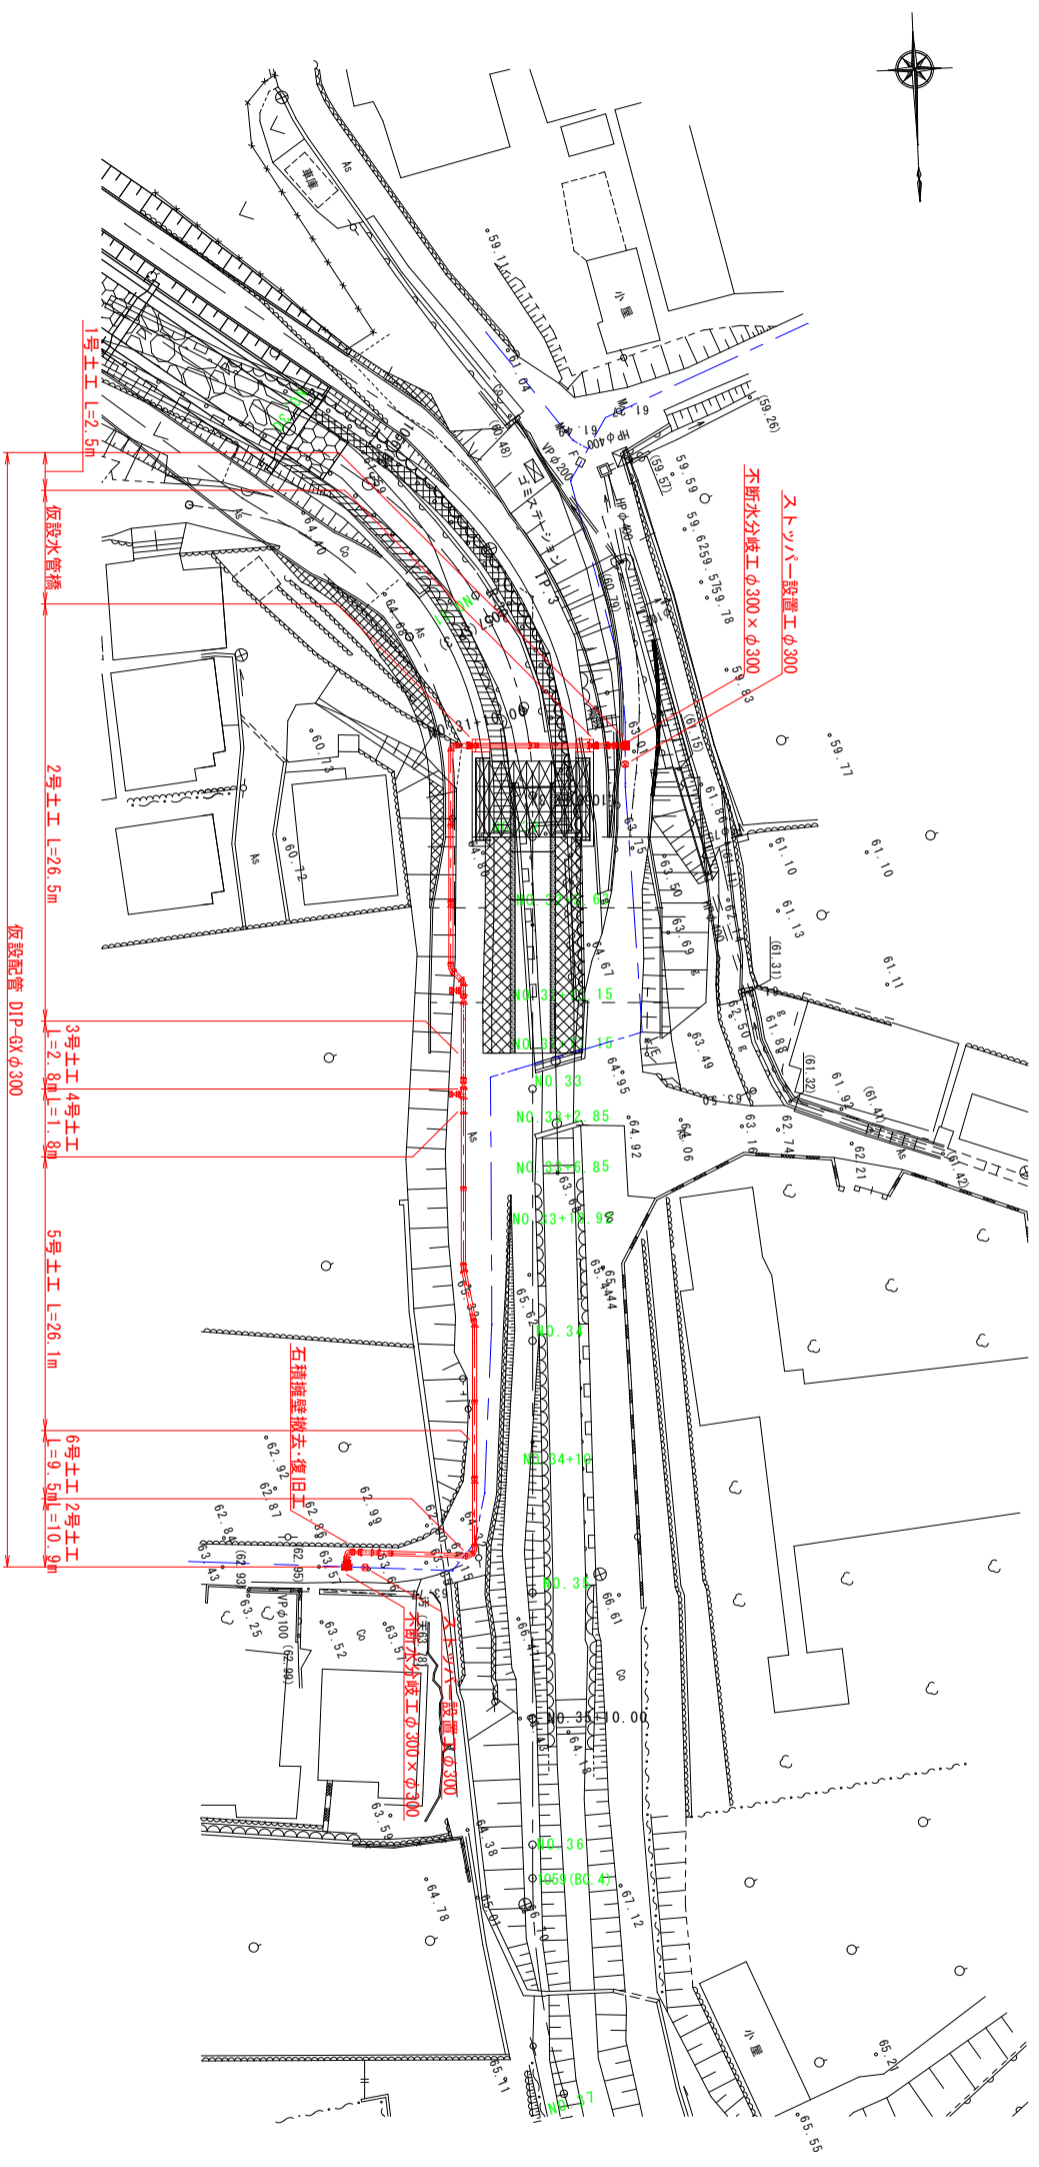

仮設配管詳細図

S=1/150

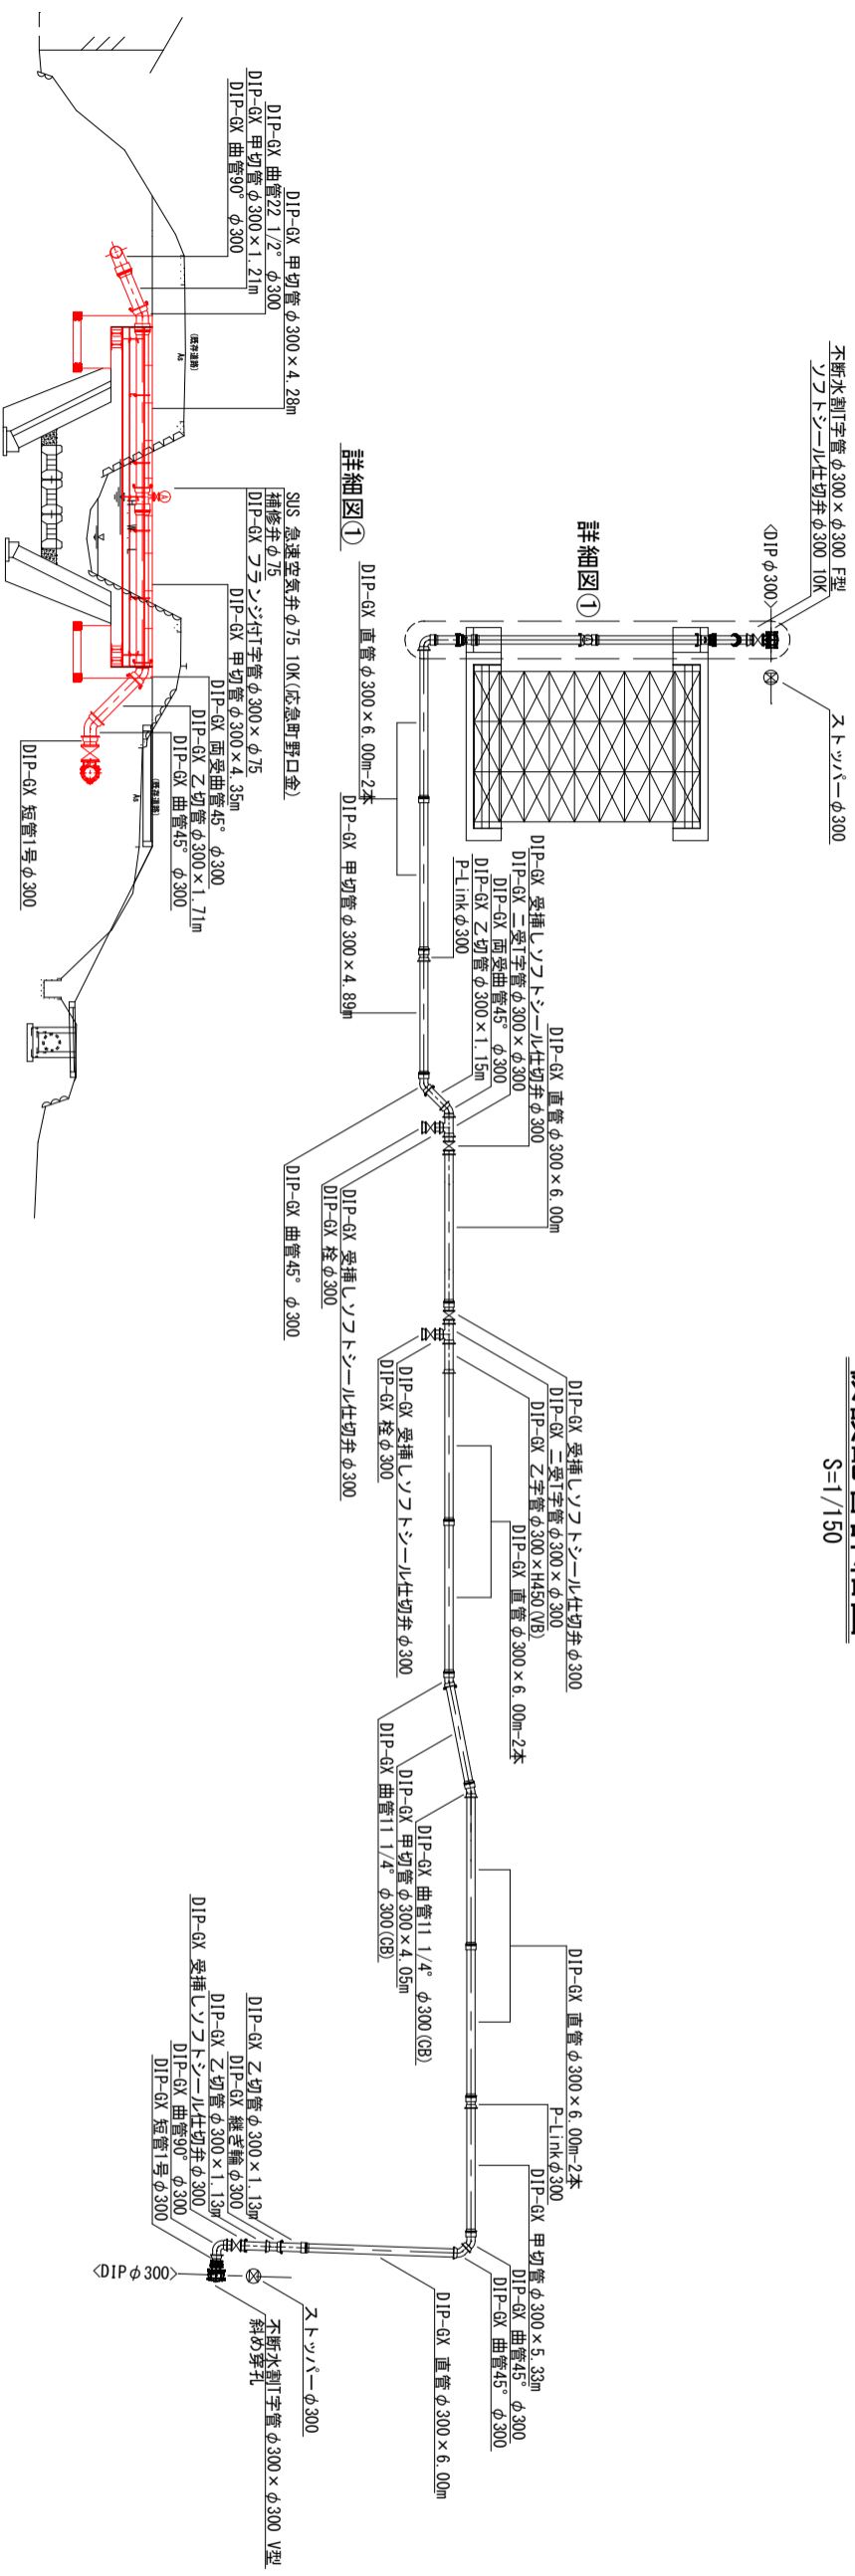

中谷川水管橋更新工事φ300(仮設配管)			
図名	仮設配管平面図	図面	図示
設計	仮設配管詳細図	縮尺	図示
設計	和歌山県伊都郡かつら吉野町 関西新コンクリート株式会社	設計	令和 年 月
設計	和歌山県伊都郡かつら吉野町	図計	2
		番号	9