


既設管撤去平面図
S=1/300

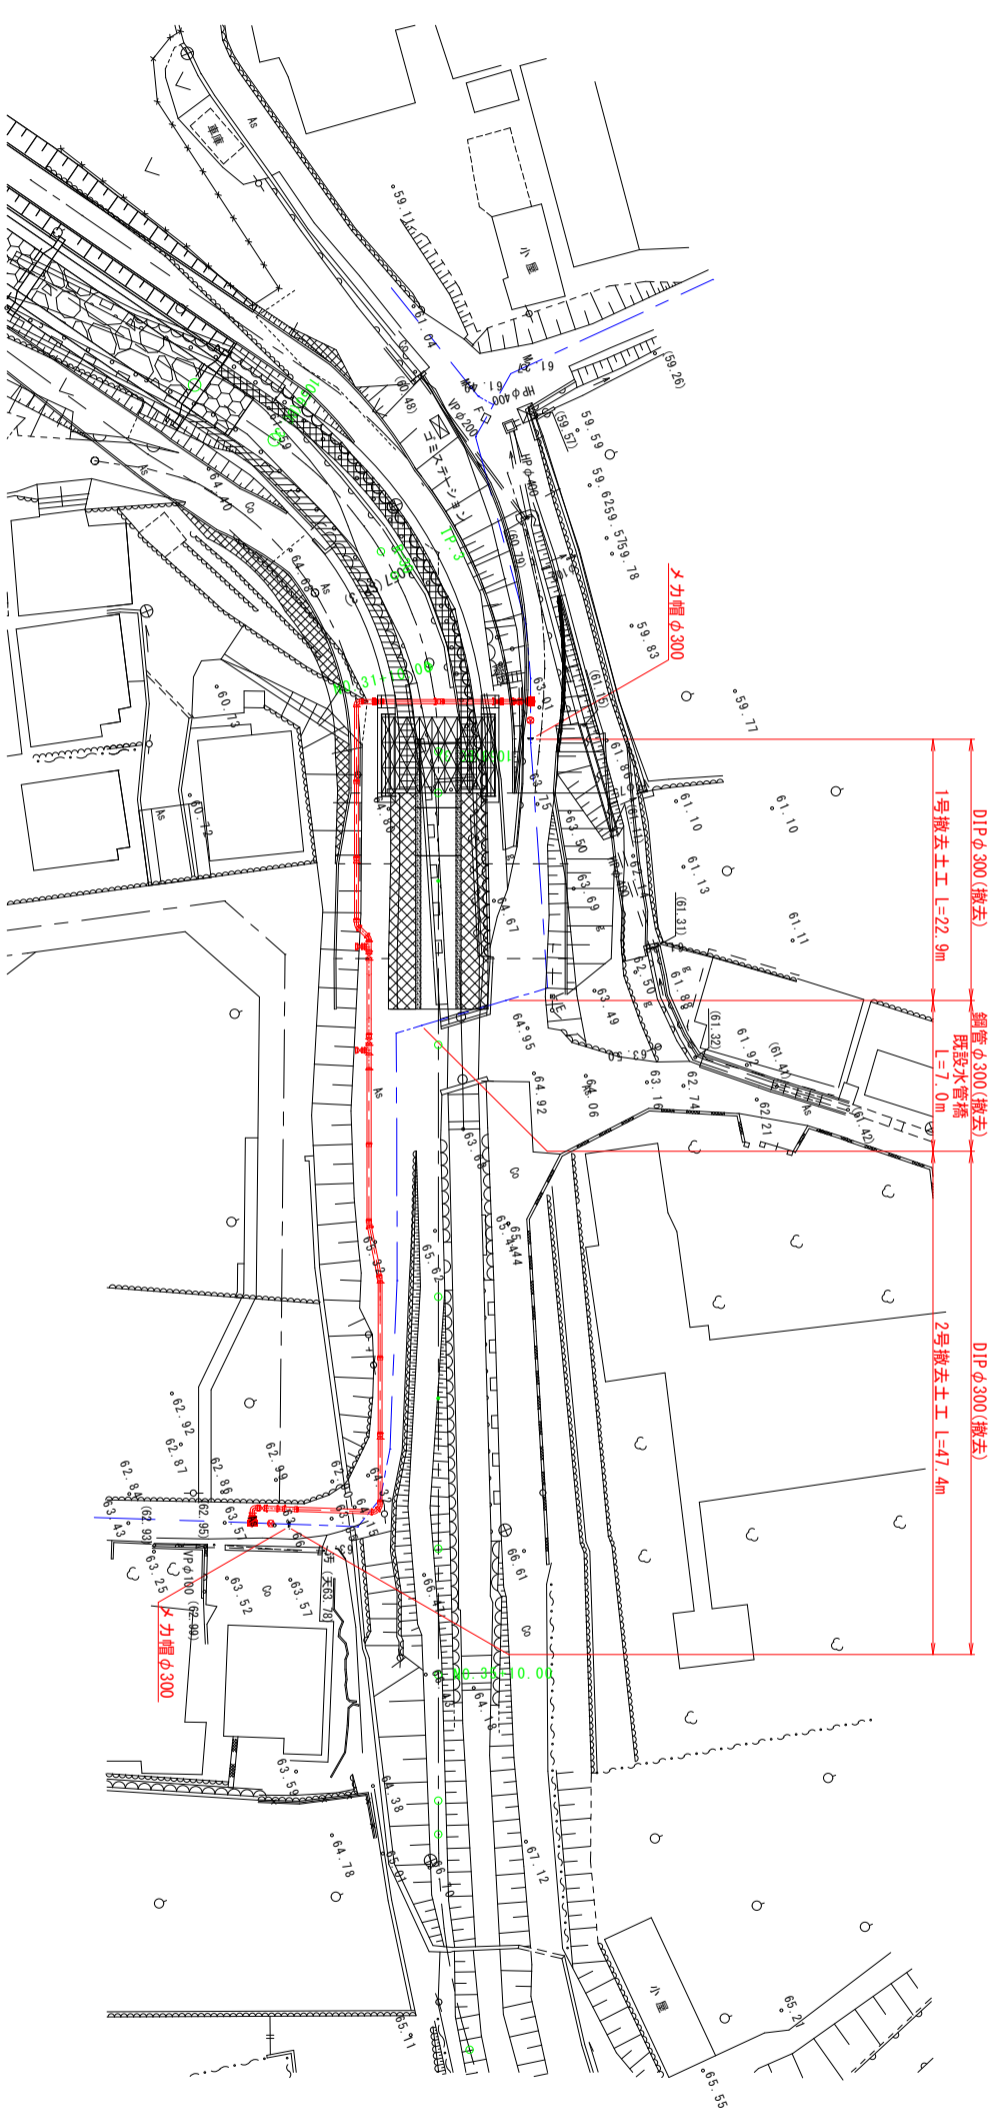

中谷川水管橋更新工事φ300(仮設配管)			
図名	既設管撤去平面図	図面	1/300
	縮尺	縮尺	
設計	関西経済コンサルタント株式会社	設計	令和 年 月
	和歌山県伊都郡からすま町	設計	4
		図計	9